


PIANTA PIANO PRIMO

PARTICOLARE BOCCHETTE

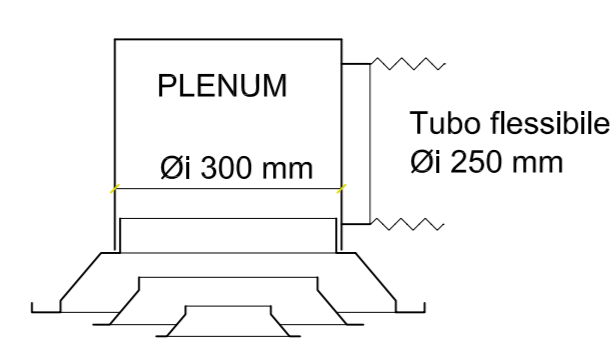

Dimensioni UTA: 2000 x 700 x 700 (l x h x p)
 da collocarsi nel controsoffitto della balconata P1

Dimensioni estrattore 700 x 700 x 700 (l x h x p)
 da collocarsi nel controsoffitto della balconata P1

<p><i>- studio tecnico FEDELI dott. ing. MARIO -</i> consulenza e progettazione di impianti tecnologici civili e industriali Via San Percolo, 24 - 26900 LODI - Tel e Fax 0371/431675 E-mail: info@studiofedeli.it - fedelmario@libero.it</p>				
<p>PROGETTISTA IMPIANTI: FEDELI dott. ing. MARIO - iscritto all'ordine degli Ingegneri di Cremona al n. 1316 - Residente in Via Montegrappa, 110 - Pizzighettono (CREMONA) - C.F.: FDL MRA 49T07 G721K</p>				<p>TIMBRO</p>
<p>COMMITTENTE: COMUNE DI SETTALA CENTRO POLIFUNZIONALE</p>				<p>ORIENTAMENTO</p> <p style="text-align: center;">N</p>
<p>UBICAZIONE: Via Giuseppe Verdi Settala - MILANO -</p>				<p>SCALA 1:100</p>
<p>PROGETTO: - PROGETTO ESECUTIVO - IMPIANTO DI VENTILAZIONE SALA CONFERENZE</p>				<p>FOGLIO 4 di 6</p>
<p>DISEGNI: Pianta Piano Primo con schema impianto di ventilazione.</p>				<p>TAVOLA 4</p>
Revisioni:	2			
Revisioni:	1			
Emissione:	0	gliu. 2003	SG	FM
		Data	Eseguito	Controllato
				FM
				Approvato
				Riferimento Calcoli/Note/Note Ulteriori/Note