


PIANTA PIANO PRIMO



PIANTA PIANO TERRA



SEZIONE TIPO

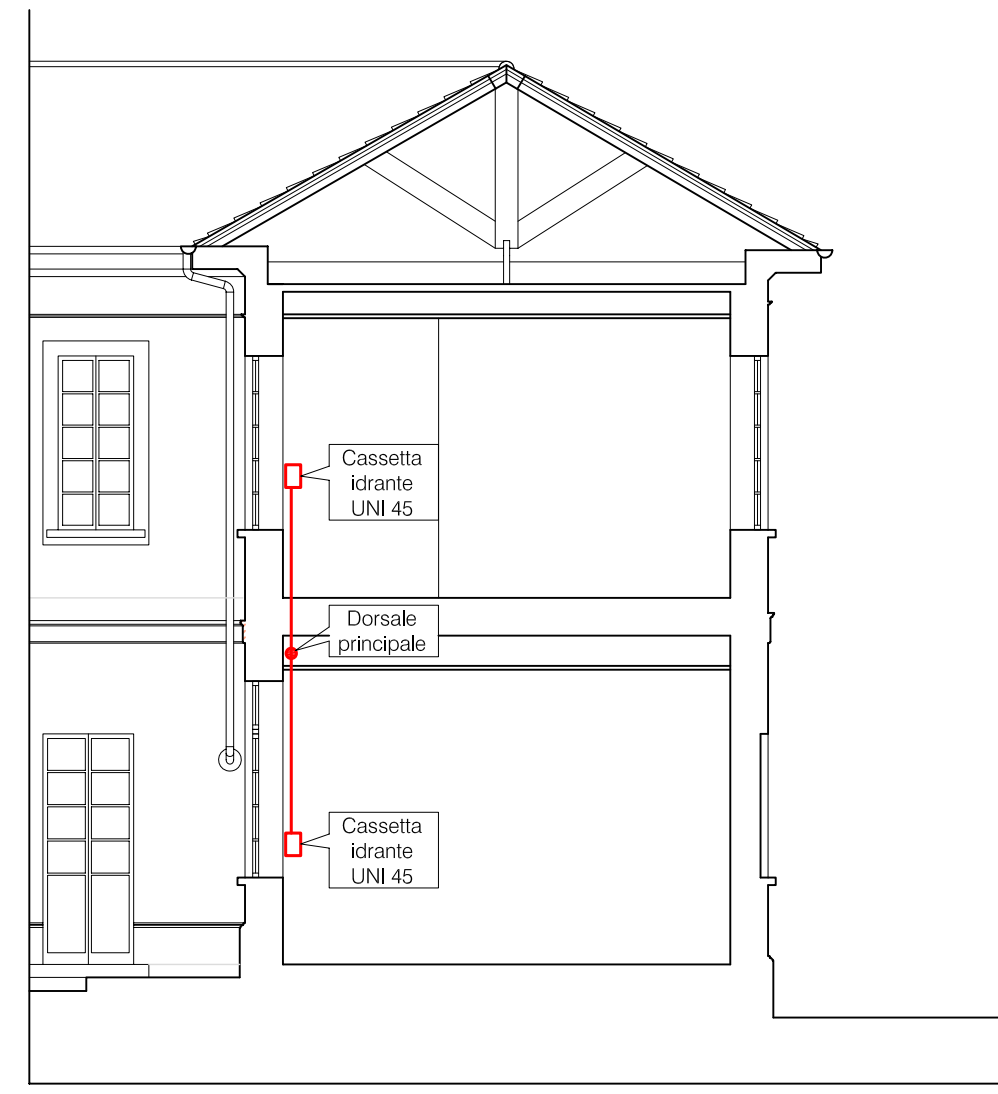

TUTTE LE TUBAZIONI A SERVIZIO DELLE UTENZE DELL'IMPIANTO ANTINCENDIO SARANNO POSATE ESTERNE ALLE PARETI E LE DORSALI PRINCIPALI SARANNO INSTALLATE NEL CONTROSOFFITTO.

LEGENDA

CATEGORIA	SIMBOLO	DEFINIZIONE
SISTEMI IDRICI ANTINCENDIO		Idrante a parete UNI 45 tubo fless. lancia 45 mm. L= 20 m.
ESTINTORE		Estintore omologato polvere capacità autoestinguente 21A - 113B
VALVOLAME		Simbolo generico di saracinesca
		Valvola di non ritorno
STRUTTURE REI		Struttura REI 30 / REI 60
		Porta REI 30 dotata di maniglione antipánico

DAMIANI COSTRUZIONI SRL

VIA MARCONI, 70 - 27019 VIGEVANO (PV) PAVIA
damiani@damanikonstruzioni.it
tel 0382957941 fax 0382987161

ING. PIETRO DAMIANI

ING. MARIO FEDELI

COMUNE DI SANT'ANGELO LODIGIANO

Via Madre Cabrini 50

Progetto:
APPALTO CONCORSO
LAVORI DI RESTAURAZIONE
PALAZZO DELMATTI

Titolare:
PIANTA PIANO TERRA E PRIMO
SECONDO D.M. 18/03/2004

Scala:
2 AGG.

Scala:
1:100

Data:
Maggio 2008