




**SEZIONE X-X : canale di mandata aria**

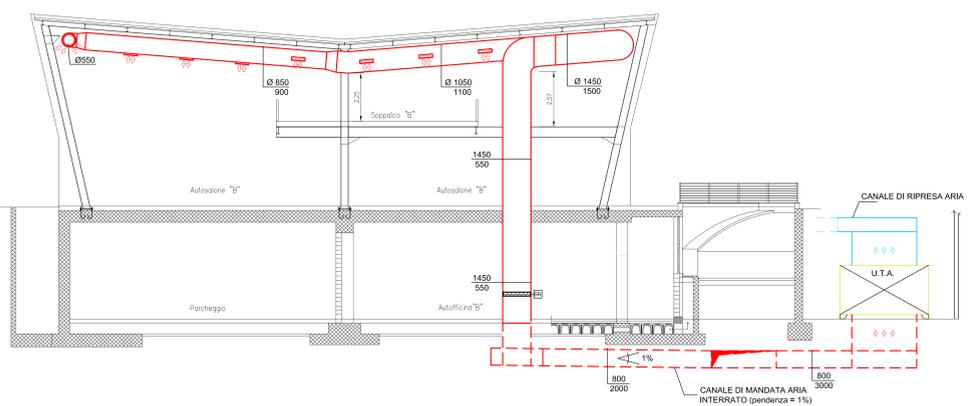


**PARTICOLARE U.T.A.** scala libera

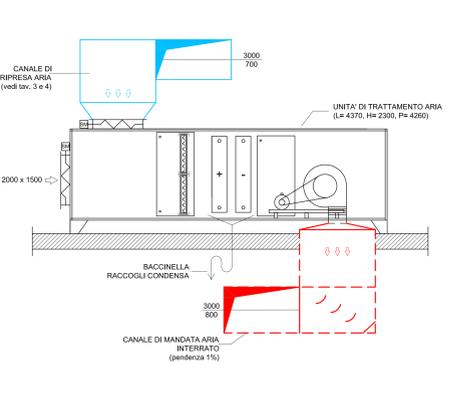


**PARTICOLARE SEZIONE BOCCHETTA** scala libera

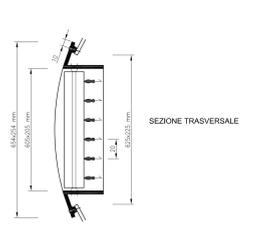


**SEZIONE Z-Z : canale circolare** scala 1:25

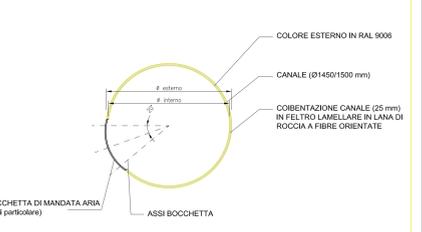

**PIANTA PIANO SOPPALCO: canale di mandata aria**

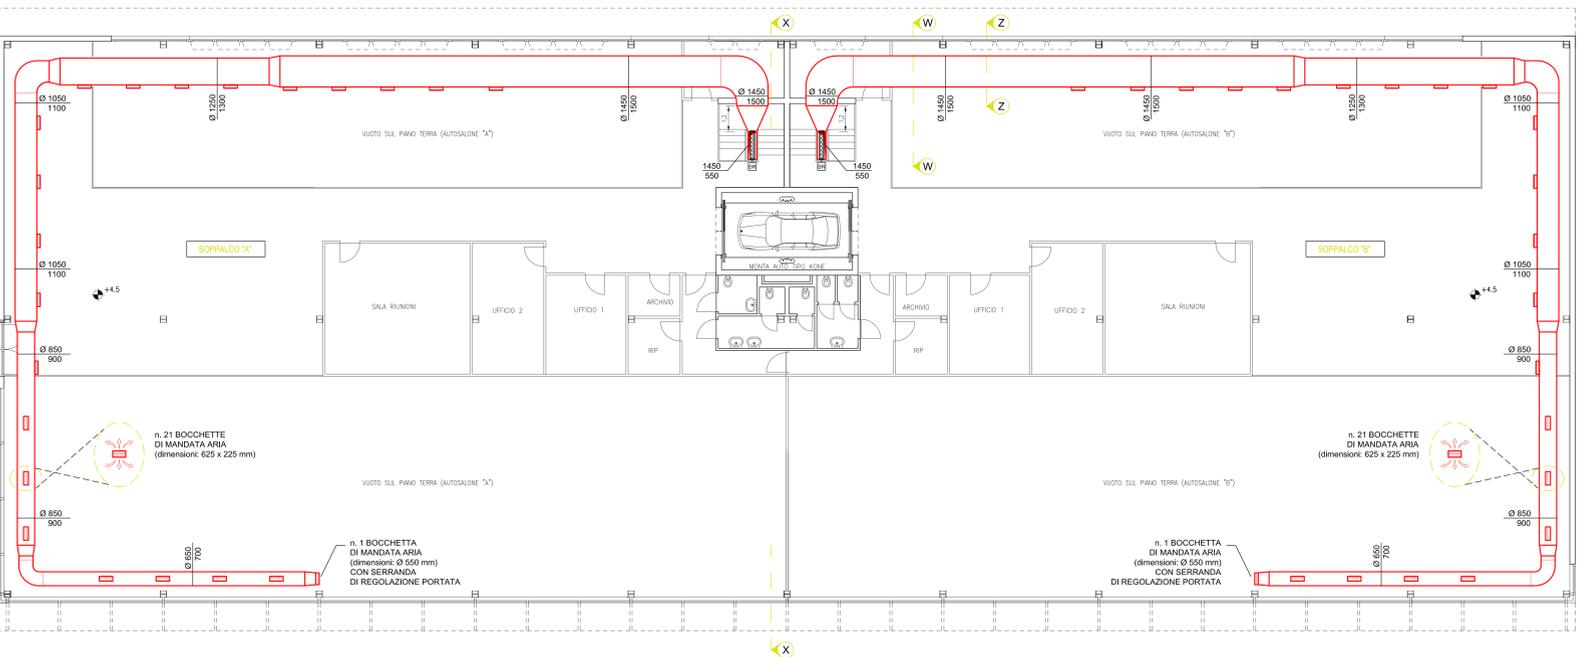

**VISTA ASSONOMETRICA W-W** scala 1:50

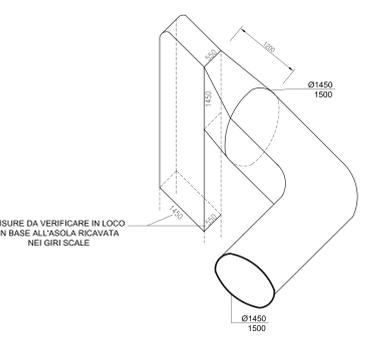


**LEGENDA IMPIANTO**

- Canale di mandata aria coibentato
- Canale di mandata aria INTERRATO
- Bocchetta di mandata aria (dimensione: 625 x 225 mm - vedi particolare)

**N.B.:**  
PER I CANALI TUTTE LE DIMENSIONI INDICATE SONO INTERNE/ESTERNE E SI INTENDONO COMPRESIVE DELLO SPESORE DI COIBENTAZIONE.

**PIANTA PIANO SEMINTERRATO: canale di mandata aria e locali tecnologici**

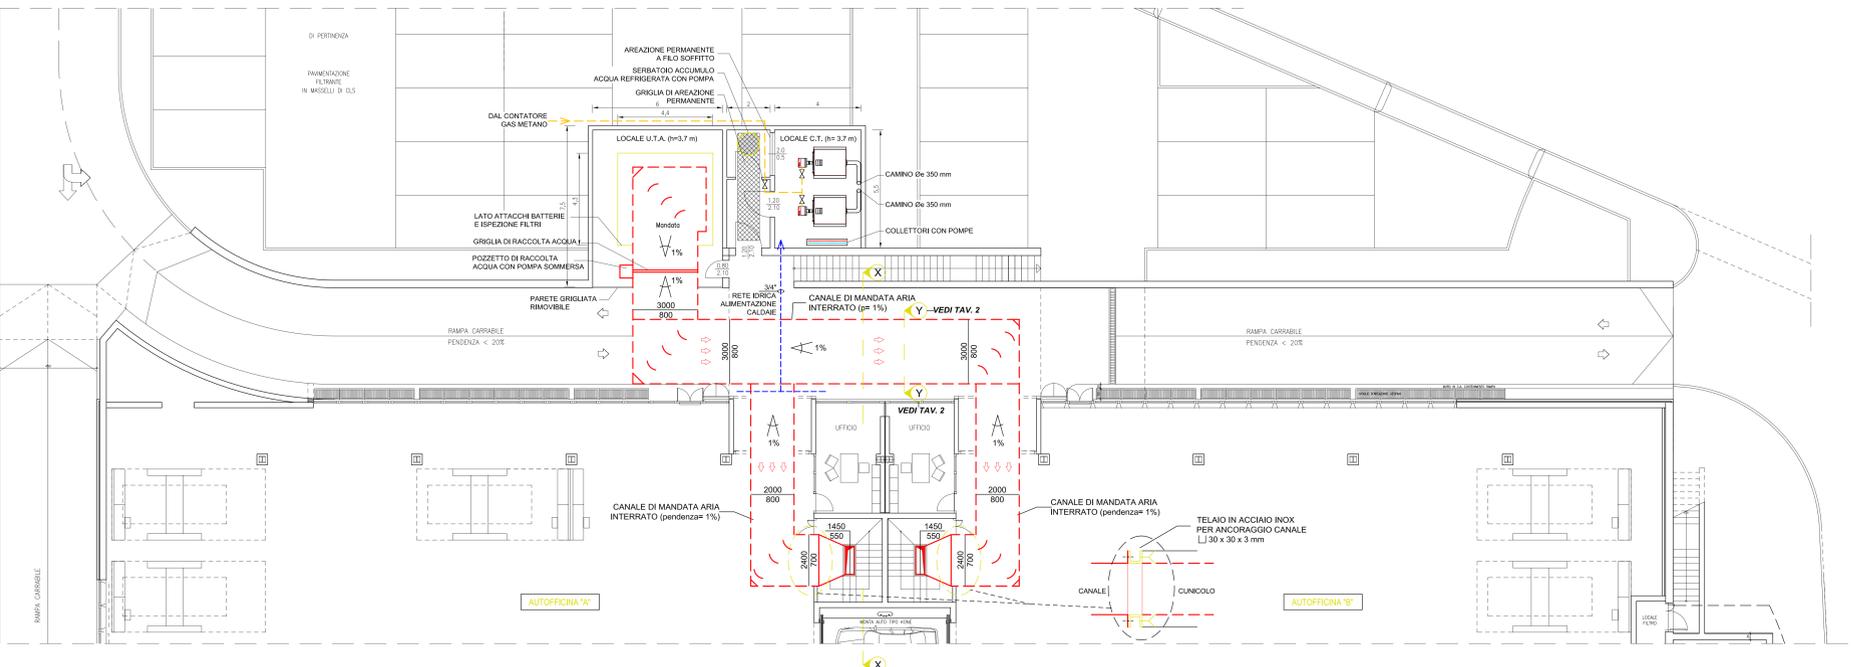

**N.B.:**  
TUTTE LE MISURE, LE QUANTITÀ DEI MATERIALI VARI E LE POSIZIONI DELLE VARIE APPARECCHIATURE VANNO CONTROLLATE E VERIFICATE SUL LUOGO.

**- studio tecnico FEDELI dott. ing. MARIO -**  
consulenza e progettazione di impianti tecnologici civili e industriali  
Via San Felice, 24 - 26300 LODI - Tel e Fax 0371/431675  
Via Italia, 12 - 26026 Puzzonegrosso (CREMONA) - Tel e Fax 0372/73021 G  
E-mail: fedelmario@libero.it

PROGETTISTA IMPIANTI:	FEDELI dott. ing. MARIO - iscritto al collegio dei Periti Industriali di Cremona al n. 131 - Residente in Via Montegrappa, 110 - Puzzonegrosso (CREMONA) - C.F.: FDL MRA 49107 G721 K	TEMPO
COMMITTENTE:	PROPRIETA' INTESA LEASING	SCALA
UBICAZIONE:	Via Milano BOLLATE (MILANO)	1:100
PROGETTO:	IMPIANTO DI RISCALDAMENTO E RAFFRESCAMENTO CANALIZZATO: IMPIANTO DI MANDATA ARIA	FOGLIO
DESEGNA:	Planta piano seminterrato, sopralco e sezione con schema impianto e particolari vari	1 di 8
		TAVOLA
		1
Revisione 2:		
Revisione 1:		
Emissione:	Gen. 2005 CC FM	
Data:	Eseguito Approvato Oggetto della revisione	