



PIANTA PIANO TERRA

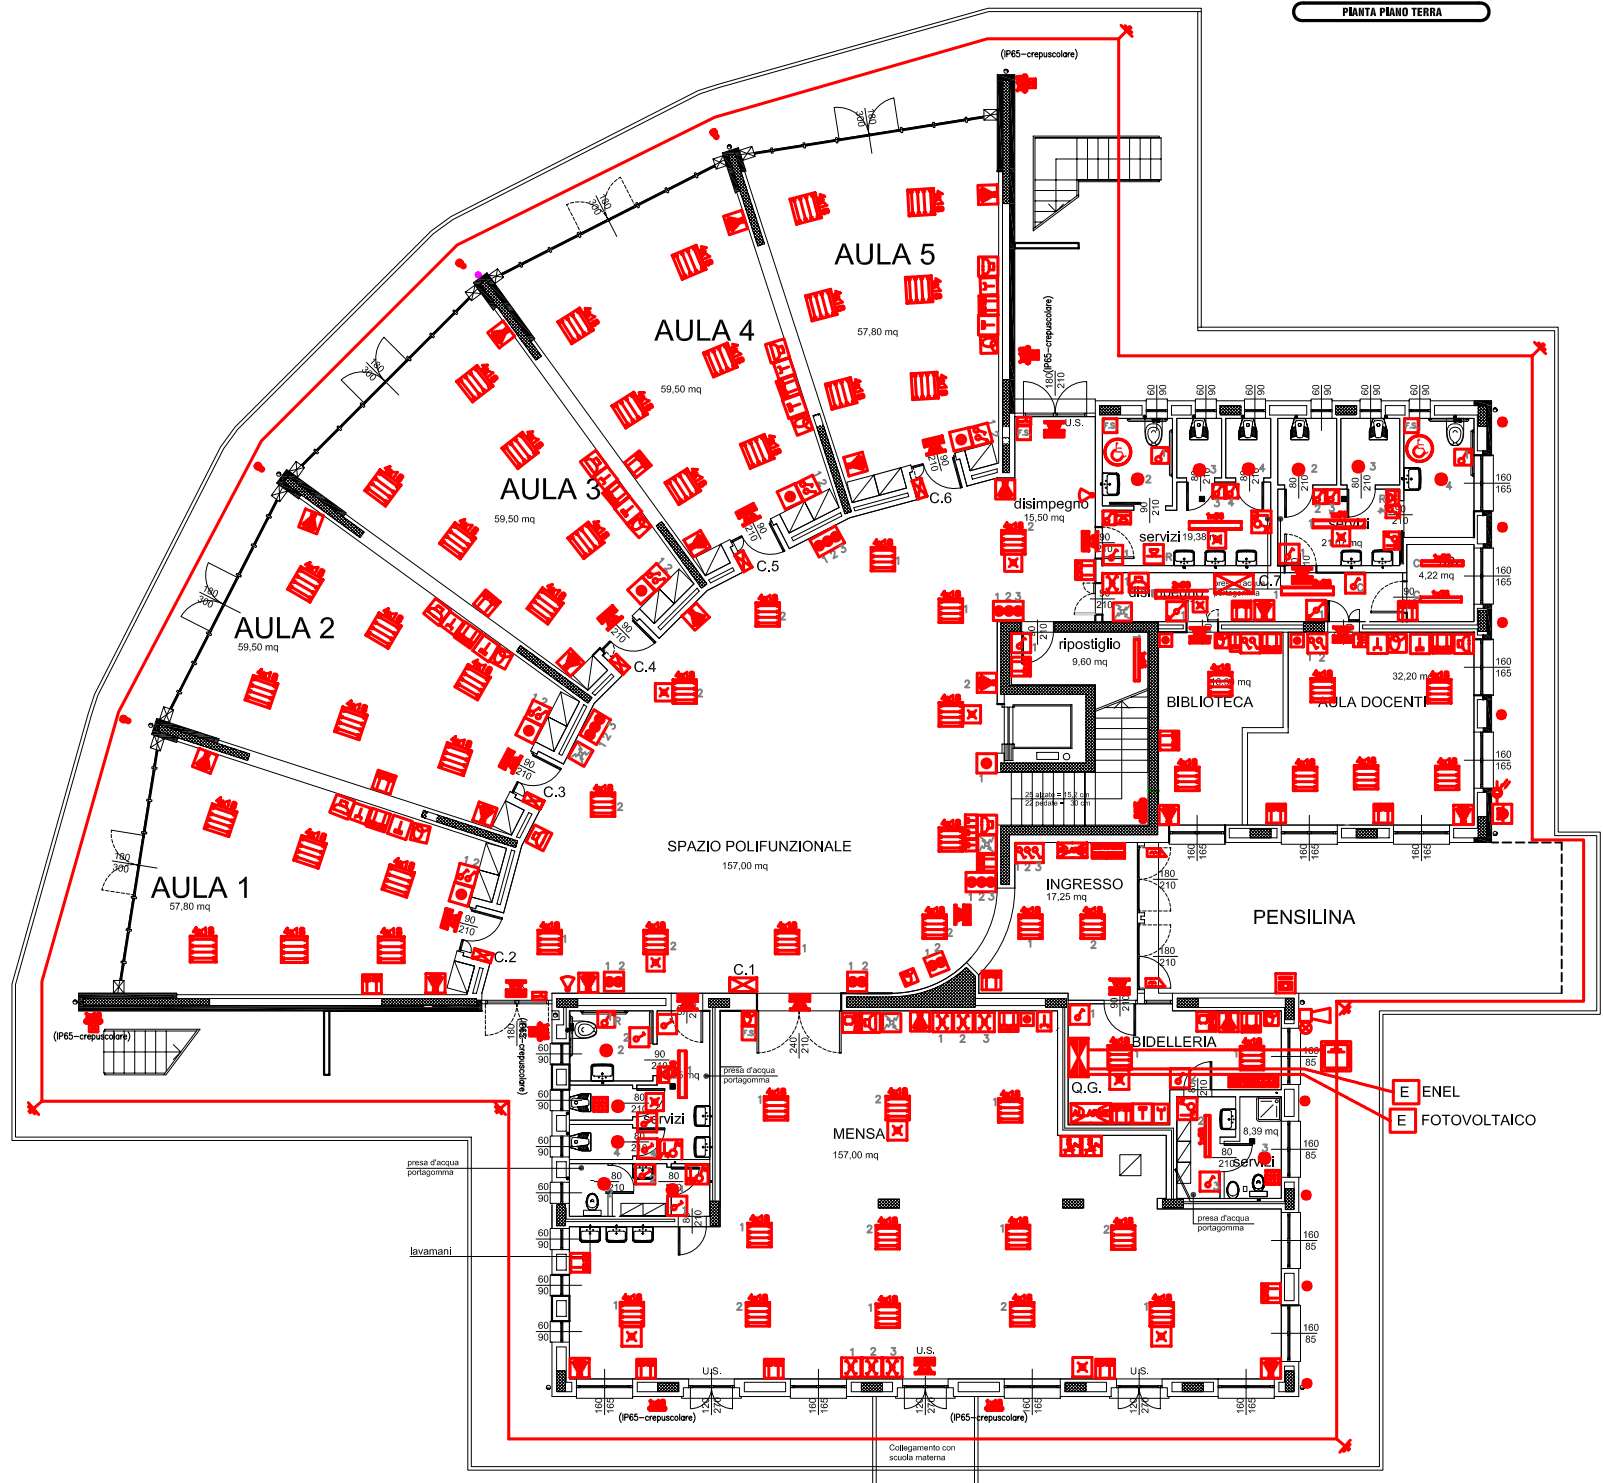

Simbolo	Descrizione
[Symbol]	QUADRO ELETTRICO GENERALE
[Symbol]	QUADRO ELETTRICO DI ZONA
[Symbol]	QUADRO DI EMERGENZA
[Symbol]	LINEA DI TERRA
[Symbol]	DISPOSIZIONE DI TERRA
[Symbol]	PRESA UNIVERSALE F30
[Symbol]	PRESA TELEFONICA
[Symbol]	INTERUTTORE UNIPOLARE
[Symbol]	DEVIATORE
[Symbol]	INVERTITORE
[Symbol]	PULSANTE ACCENSIONE LUGI
[Symbol]	PULSANTE A FRECCE
[Symbol]	ROZAZIONE
[Symbol]	PIATTAFORMA FLUORESCENTE 1x
[Symbol]	PIATTAFORMA FLUORESCENTE 2x
[Symbol]	PRESA TRIP LINE
[Symbol]	MESE
[Symbol]	LUCI PER ESTERI A PAVIMENTO
[Symbol]	PIATTAFORMA FLUORESCENTE 1x CON INVERTITORE PER LAMPADAZIONE EMERGENZA
[Symbol]	PIATTAFORMA FLUORESCENTE 2x CON INVERTITORE PER LAMPADAZIONE EMERGENZA
[Symbol]	INIEZIONE GENERALE CON LAMPADA A GLOBE METALLICO DA 100W CON INVERTITORE PER LAMPADAZIONE EMERGENZA
[Symbol]	LAMPADA UNIVERSALE DI EMERGENZA CON FITTOGRAMMA SCOSTA DI SICUREZZA
[Symbol]	MICRODOTTORE POSTO ESTERNO
[Symbol]	MICRODOTTORE POSTO INTERNO
[Symbol]	PULSANTE ALLARME ANTIRICOVERO
[Symbol]	SUONERIA
[Symbol]	SIRENA ESTERNA ACUSTICA E VISIVA
[Symbol]	ELETTROBATTERIA
[Symbol]	INTERUTTORE CREPUSCOLARE
[Symbol]	TERMOSTATO
[Symbol]	RELEVATORE DI PRESSIONE
[Symbol]	CENTRALE GESTIONE ALLARMI
[Symbol]	ASPIRATORE
[Symbol]	DIFFUSORE SONORA
[Symbol]	INTER. MANUTENIMENTO UNIPOLARE
[Symbol]	PUNTO LUCE SEMPRE
[Symbol]	LAMPADARIO PER ESTERI

PLANIMETRIA GENERALE
scala 1:1000

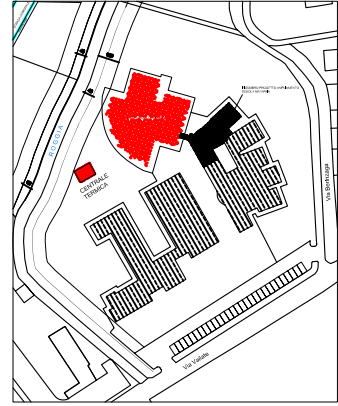

COMUNE DI AGNDELLO
PROVINCIA DI CREMONA
PROGRAMMA INTEGRATO DI INTERVENTO
"BROLO"
VIA DON TABAGLIO

Comittente:
Novati s.p.a.
01121 Milano - Via Cibrati 1

Progettazione:
G. Contardi, R. Mio, G. Bonaventura Arch. Associati
01121 Milano - Via Cibrati 1 - tel. 02/4930297
in collaborazione con
ING. Carlo Giuseppe Tomassini

Coordinamento:
[Blank]

PROGETTO SCUOLA PRIMARIA
PIANTA PIANO TERRA
DORSALI PRINCIPALI E RETE DI TERRA

Data	Aggiornamenti	Scale
		1:50
		1:50
		1:50
		1:50
		1:50
		01 E01a